


LEGENDA INST KAN SANITARNEJ

-  RURY KANALIZACJI SANITARNEJ
-  PRZYBORY KANALIZACJI SANITARNEJ
-  PIONY KANALIZACJI SANIT. Z ODPOWIETRZENIEM
-  KRATKI POSADZKOWE DO KANALIZACJI SANITARNEJ
-  RURY KANALIZACJI DESZCZOWEJ
-  RYNNY SPUSTOWE Q110

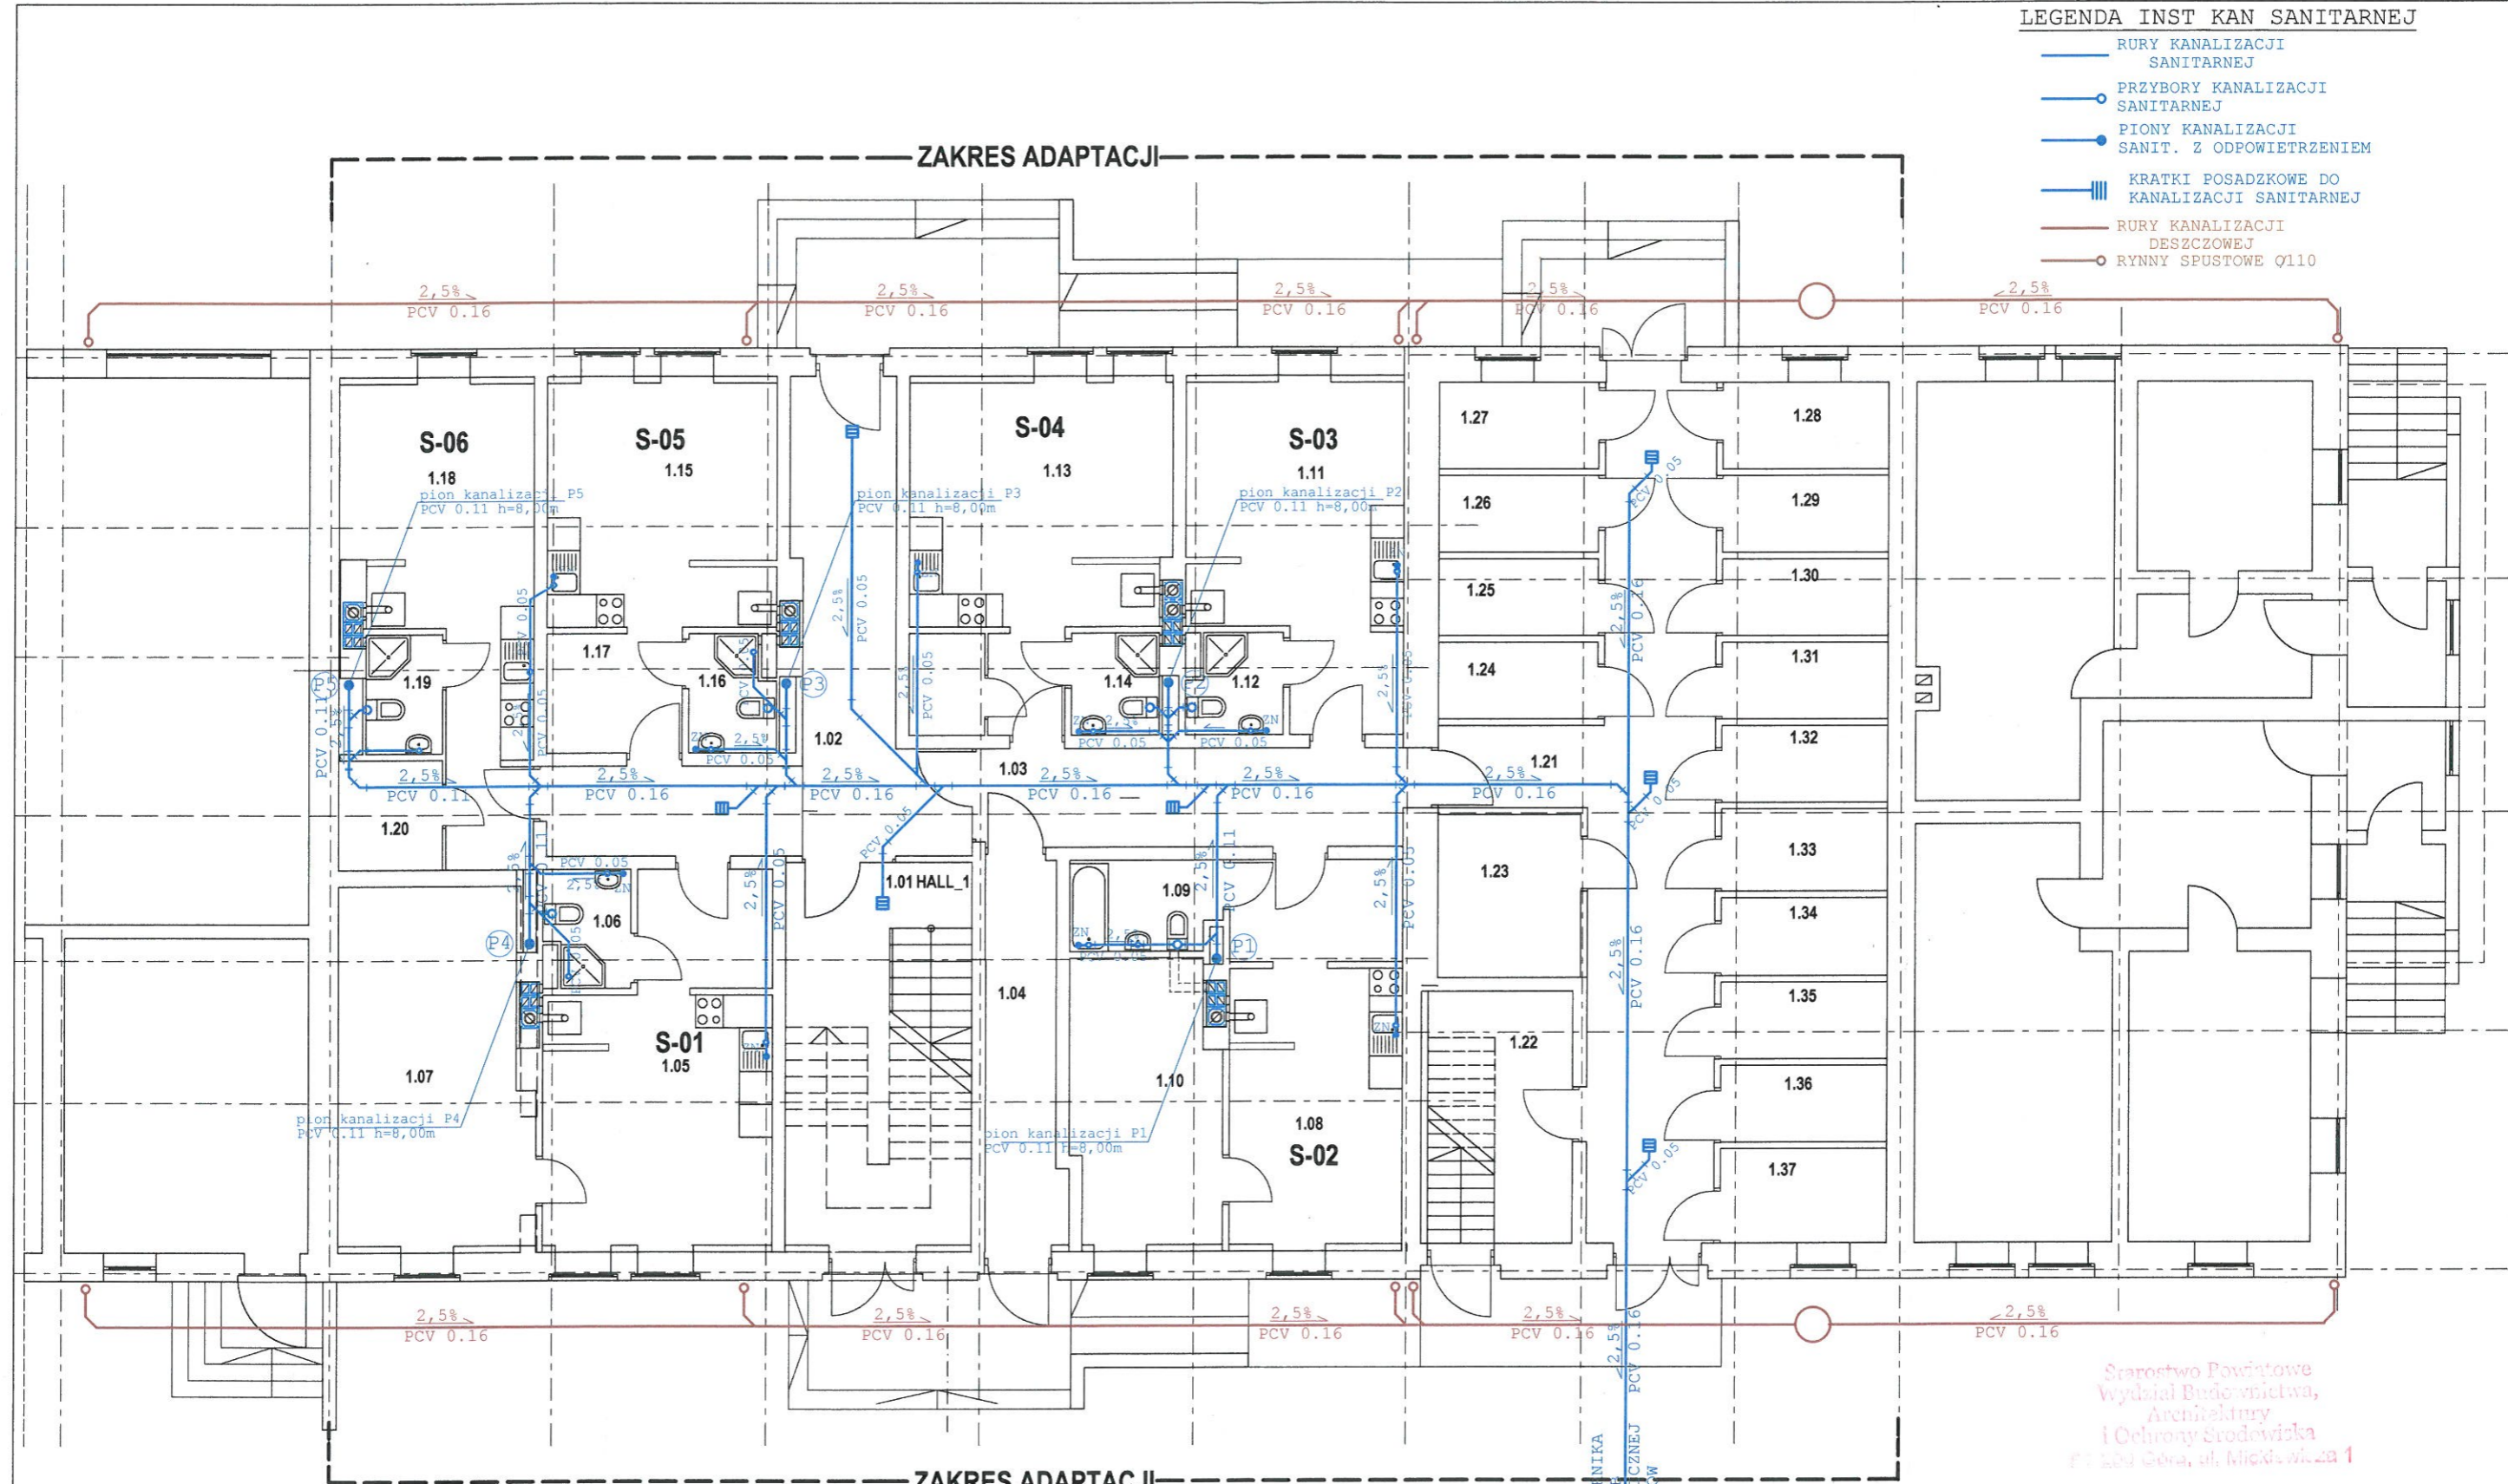

Starostwo Powiatowe
Wydział Budownictwa,
Architektury
i Ochrony Środowiska
Pl. 200 Górn, ul. Mickiewicza 1

DO SZCZELNEGO ZBIORNIKA
NA NIECZYSTOŚCI LUB
PRZYDOMEJ BIOLOGICZNEJ
OCZYSZCZALNI ŚCIEKÓW

PARTER - CZĘŚĆ MIESZKALNA				PARTER - CZĘŚĆ GOSPODARCZA			
Kom	1.01	HALL_1	plytki gresowe	S-03	1.11	POKÓJ Z AN.KUCHENNYM	plytki gresowe
	1.02	HALL_2	plytki gresowe		1.12	ŁAZIENKA	plytki gresowe
	1.03	KORYTARZ_1	plytki gresowe		1.13	POKÓJ Z AN.KUCHENNYM	plytki gresowe
	1.04	KORYTARZ_2	plytki gresowe		1.14	ŁAZIENKA	plytki gresowe
S-01	1.05	POKÓJ Z AN.KUCHENNYM	plytki gresowe	S-05	1.15	POKÓJ Z AN.KUCHENNYM	plytki gresowe
	1.06	ŁAZIENKA	plytki gresowe		1.16	ŁAZIENKA	plytki gresowe
	1.07	SYPIALNIA	plytki gresowe		1.17	SKŁADZIK	plytki gresowe
S-02	1.08	POKÓJ Z AN.KUCHENNYM	plytki gresowe	S-06	1.18	POKÓJ Z AN.KUCHENNYM	plytki gresowe
	1.09	ŁAZIENKA	plytki gresowe		1.19	ŁAZIENKA	plytki gresowe
	1.10	SYPIALNIA	plytki gresowe		1.20	SKŁADZIK	plytki gresowe
Gosp	1.21	KOMUNIKACJA	posadzka betonowa		1.21	KOMUNIKACJA	
	1.22	POM. TECHNICZNE			1.22	POM. TECHNICZNE	
	1.23	POM. GOSPODARCZE			1.23	POM. GOSPODARCZE	
	1.24	SKŁADZIKI			1.24	SKŁADZIKI	
	-1.37	GOSPODARCZE					

Pracownia Projektowa CEDEKO 67-210 Wilkow, Osiedlowa 1 cedeko@gmail.com		BRANŻA
NAZWA RYS		SANITARNA
RZUT PARTERU _INSTALACJA KANALIZACJI		SKALA 1:100
TEMAT	ADAPTACJA BUDYNKU MIESZK.-GOSPOD	
OBIEKT	BUDYNEK MIESZKALNY WIELORODZINNY	
ADRES	BARTODZIEJE, gm. NIECHLÓW dz. nr geod. 48/2	NR RYS S1
INWESTOR	GMINA NIECHLÓW 56-215 NIECHLÓW Głogowska 31	DATA XI 2013
PROJEKTANT	inż. R. SAŚIADEK upr. proj. nr 50/89/Lw	
ASYSTENT	arch DANIEL KOSMATKA	